




PLANTA BAIXA - ÁGUA FRIA
escala 1/25

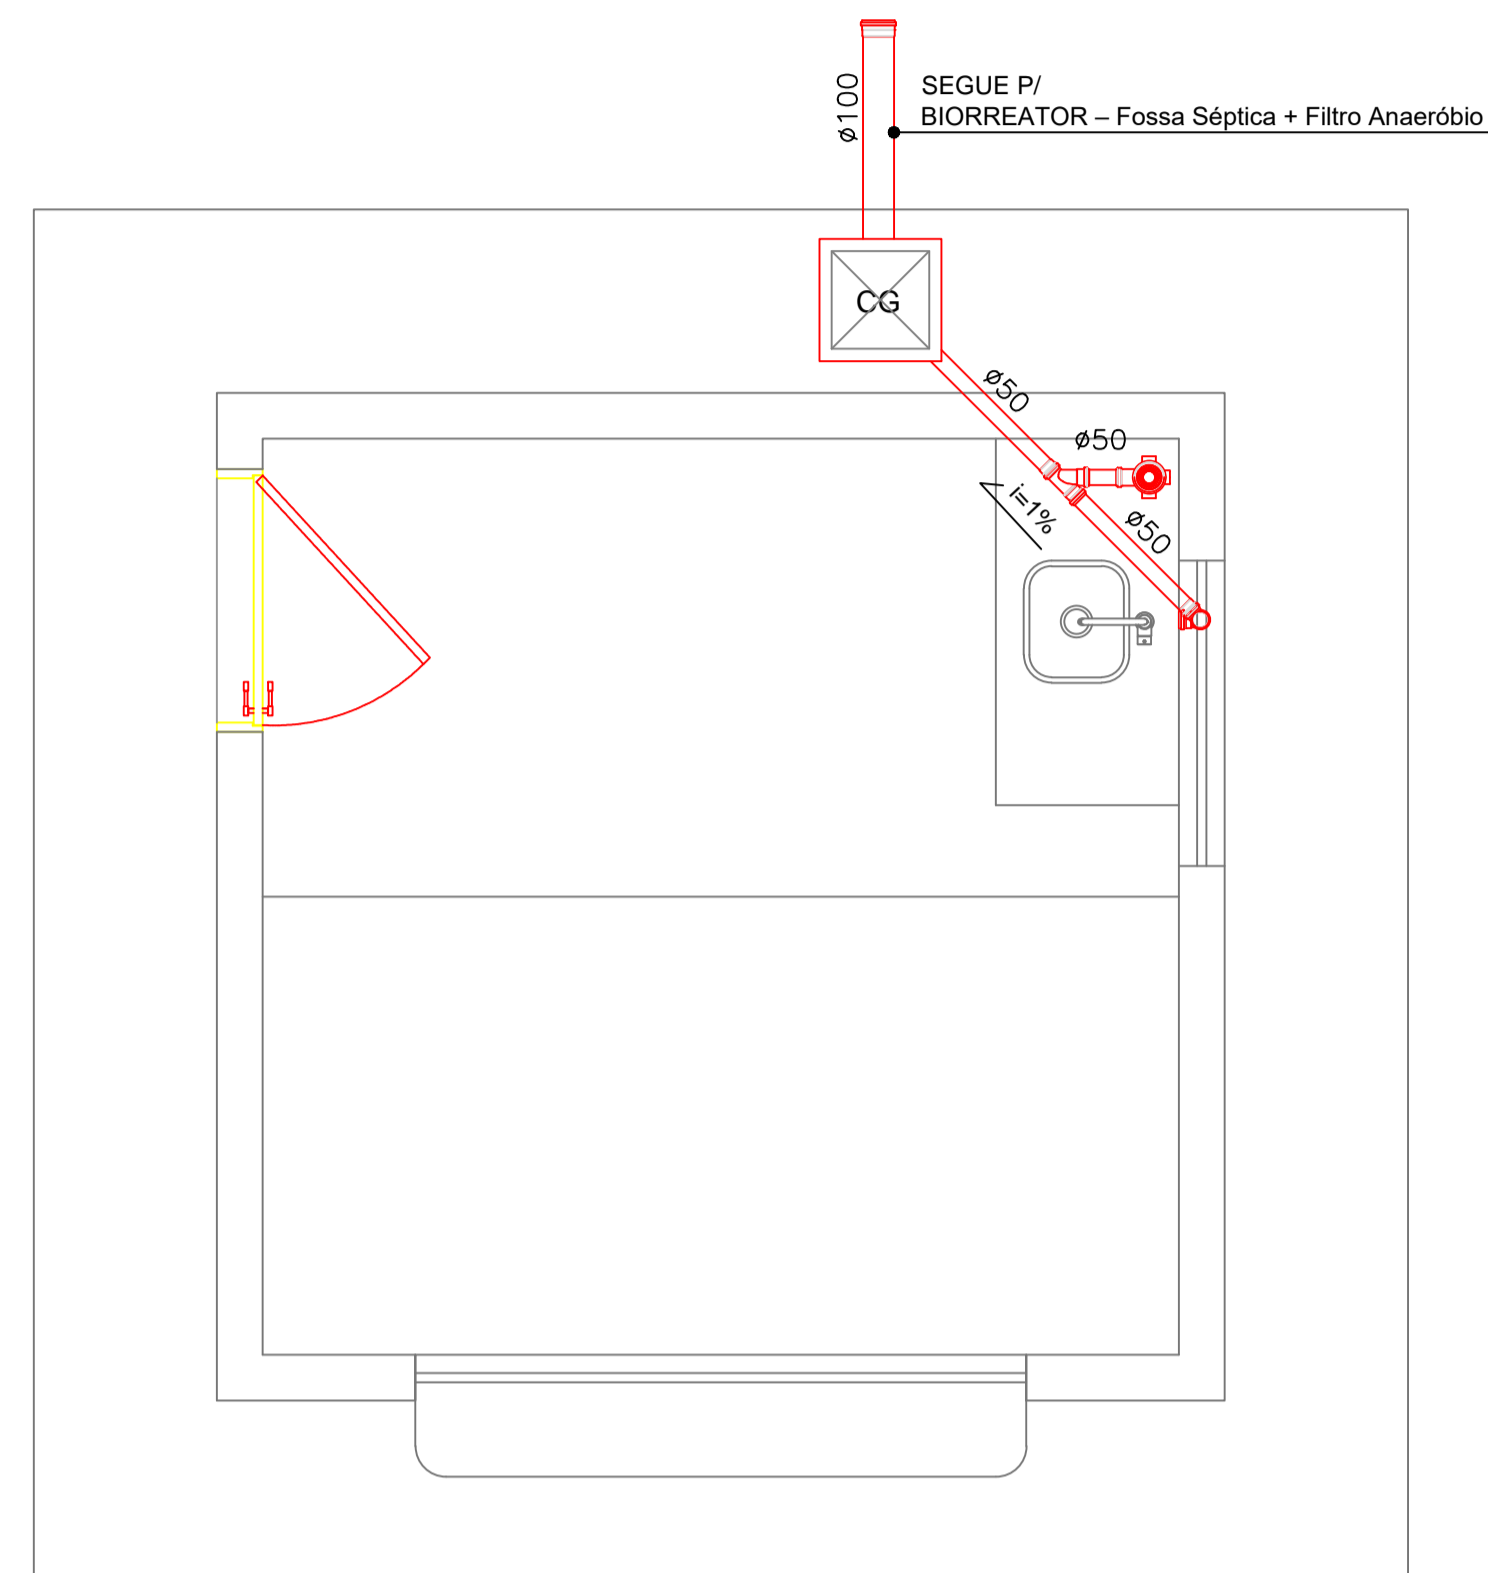


PLANTA BAIXA - ESGOTO
escala 1/25

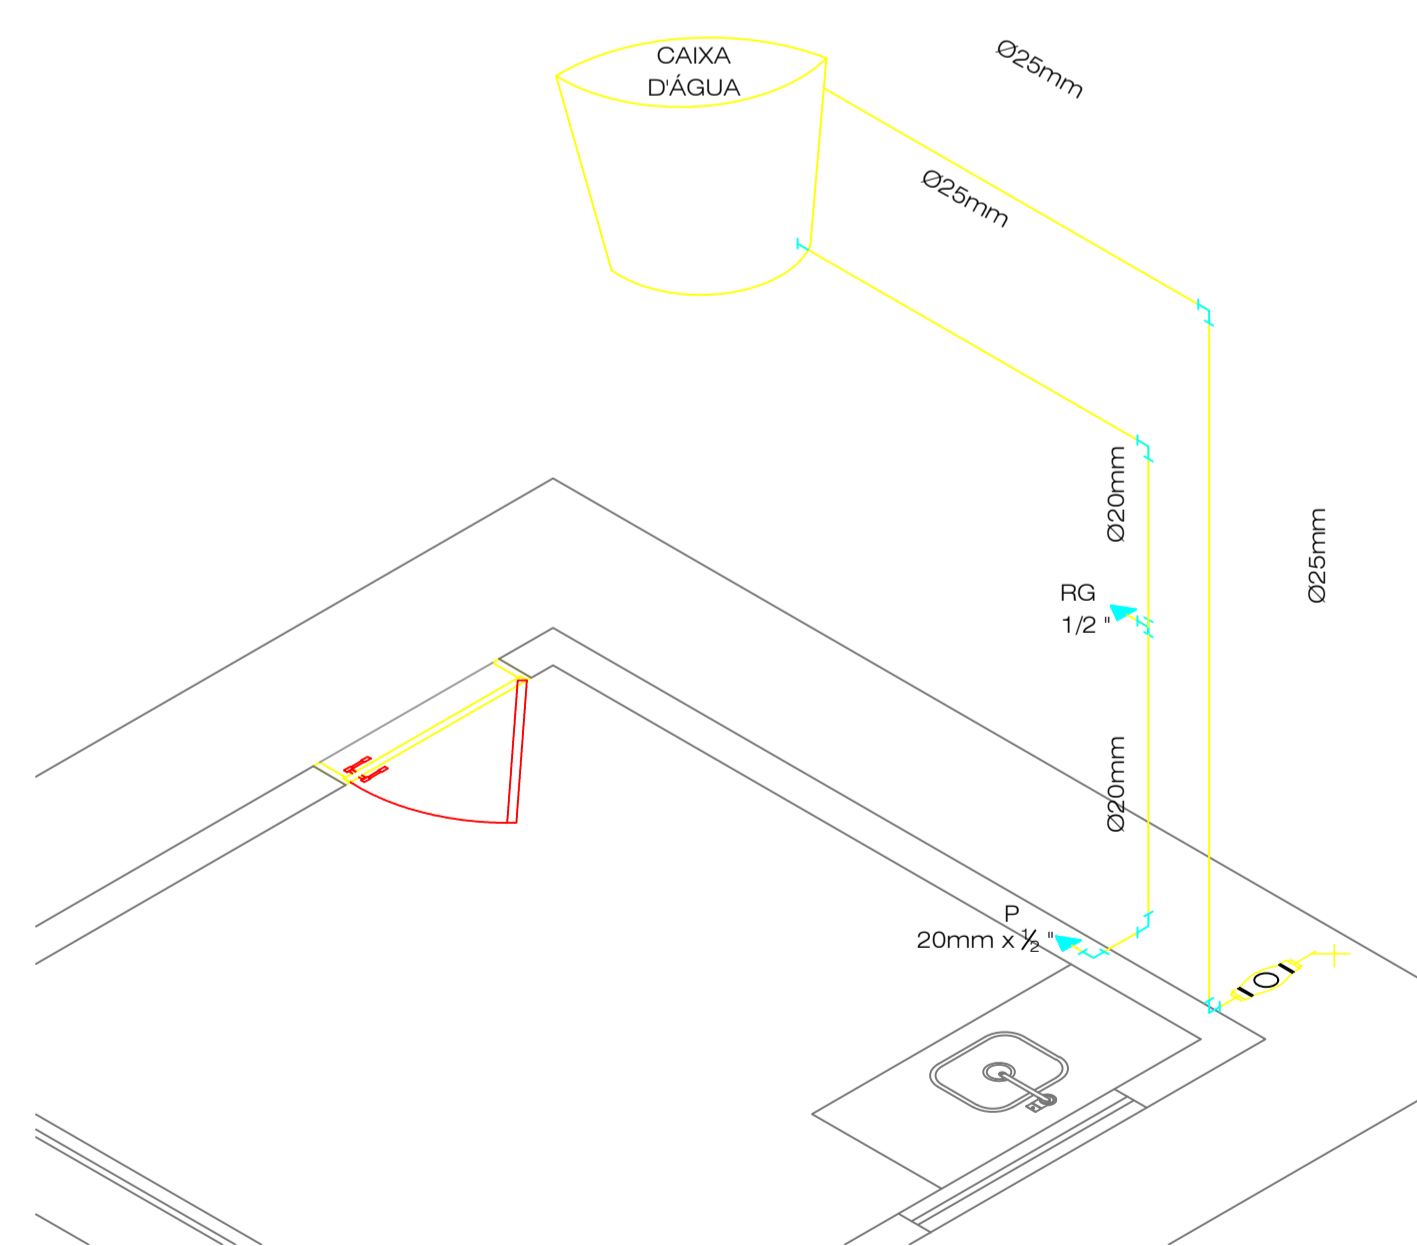

DETALHE ISOMÉTRICO
escala 1/25

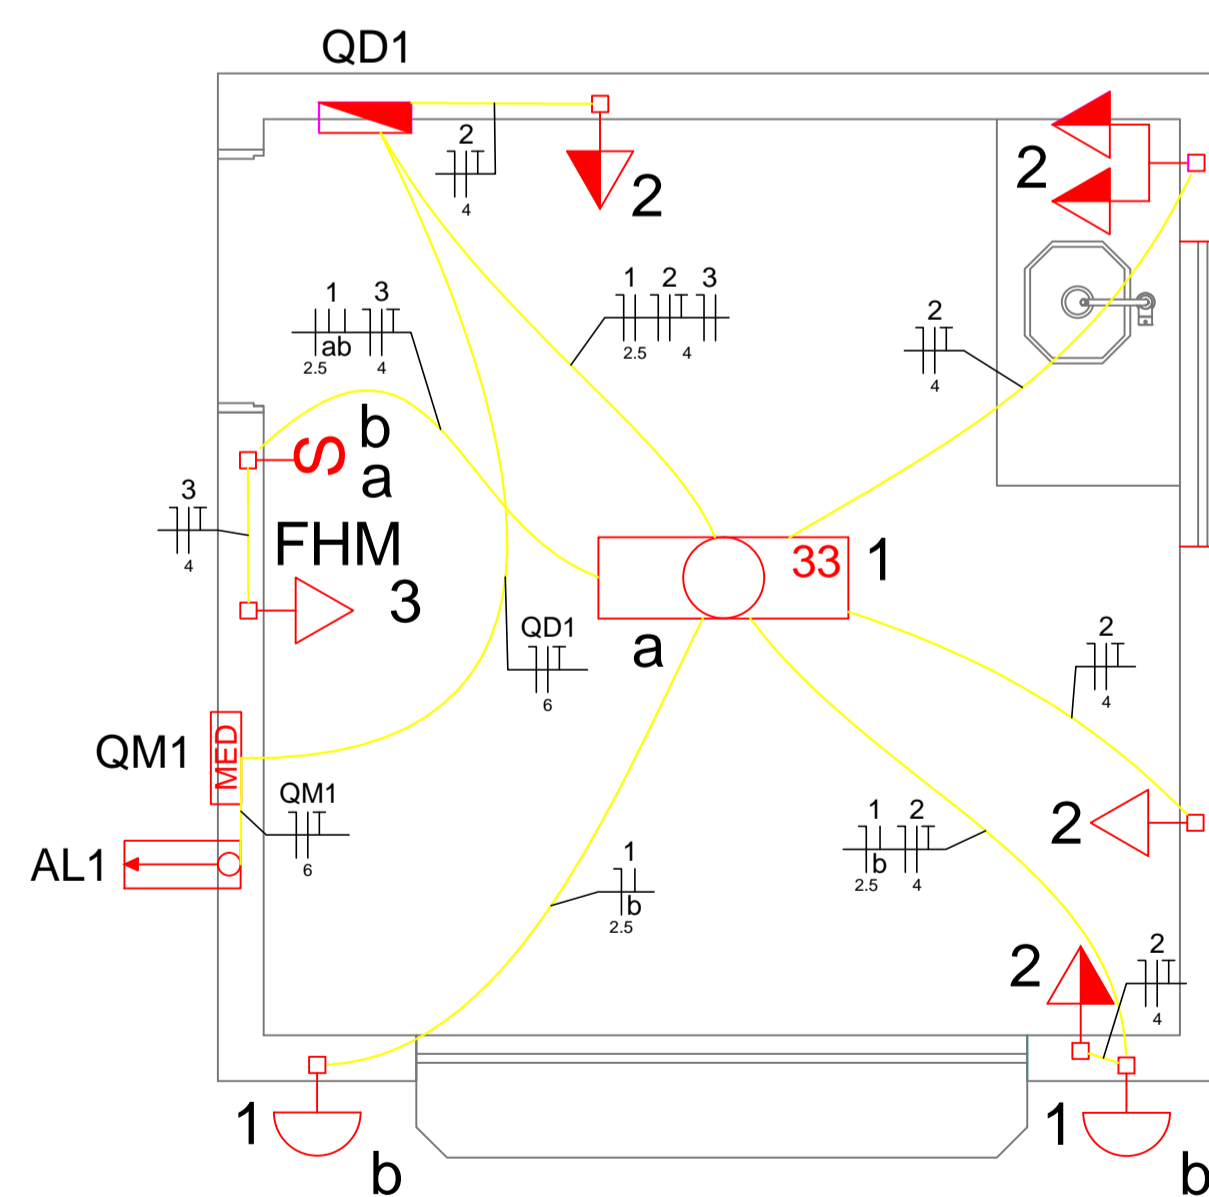

PLANTA BAIXA - ELÉTRICO
escala 1/25

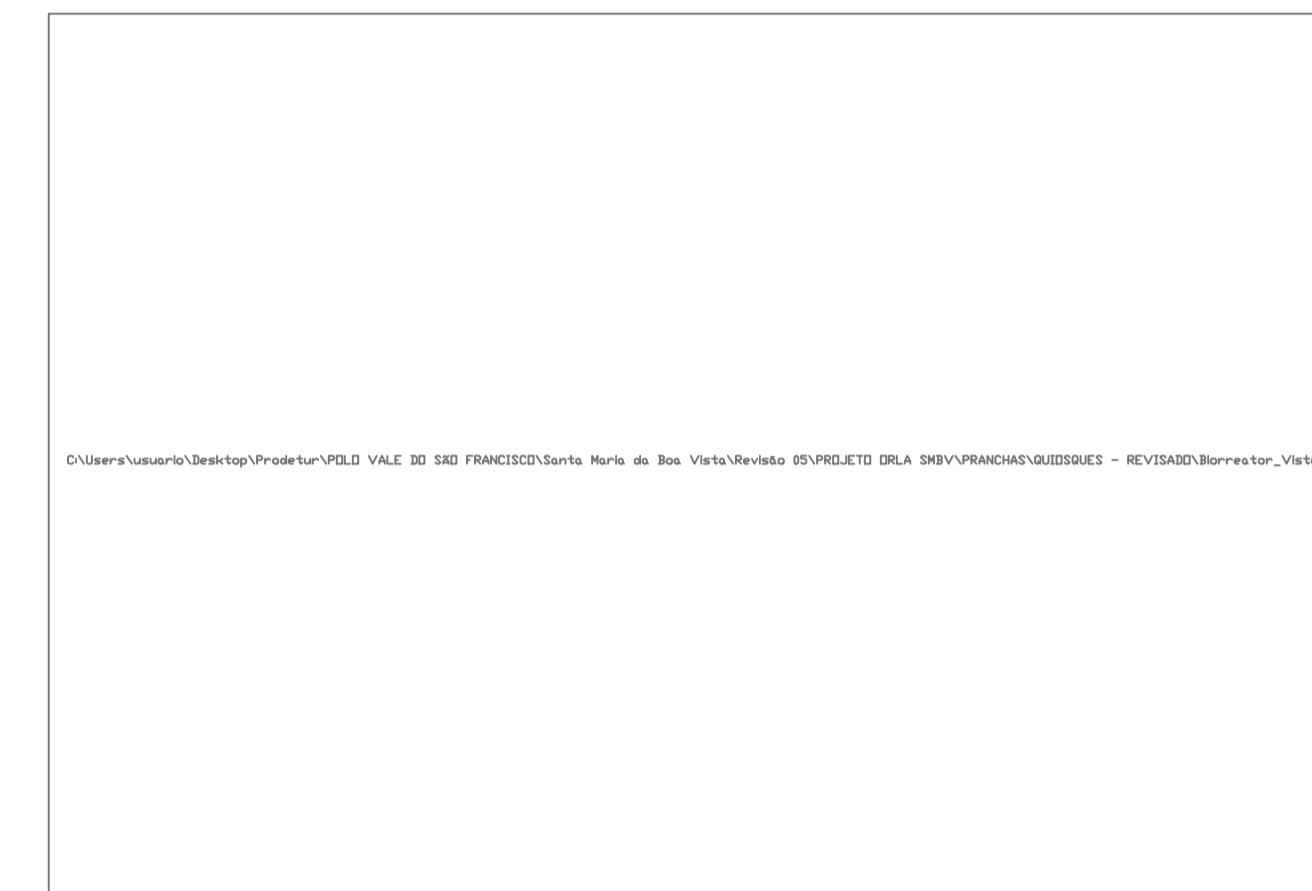

CORTE - BIORREATOR - Fossa Séptica + Filtro Anaeróbio
escala



PLANTA BAIXA - BIORREATOR - Fossa Séptica + Filtro Anaeróbio
escala

LEGENDA - ESGOTO

	INCLINAÇÃO E SENTIDO DO FLUXO
	CAIXA DE GORDURA C/TAMPA DIM. 40x40cm
	CAIXA SIFONADA MONTADA COM GRELHA

RELAÇÃO DE MATERIAIS

DESCRIÇÃO	QUANTIDADE
Caixa Sifonada 100x100x50	01un
Joelho 90° Série Normal 50mm	02un
Junção Simples Série Normal 50mm	01un
Tubo de PVC Série Normal 50mm	2,00m


Legenda

	Caixa para medidor
	Entrada de serviço aérea
	Interruptor simples 2 teclas - 1,10m do piso
	Luminária pl/ lãmp. fluor. tubular - sobrepor
	Luminária pl/ lãmp. incand. anti-impacto - parede
	Quadro de distribuição - embutir a 1,50m do piso
	Tomada hexagonal (NBR 14136) - 2P+T 10 A a 0,30m do piso
	Tomada universal (2 J2P+T a 1,10m do piso
	Tomada universal 2P+T a 0,30m do piso
	Tomada universal 2P+T a 1,10m do piso

Circuito	Descrição	Iluminação (W)	Tomadas (W)	Pot. total (W)	Disj (A)		
1	Iluminação	40	100	100	195	280	10.0
a		2	2			80	
b			2			200	
2	Tomada Uso Geral			5		500	10.0
3	Tomada Uso Especifico			1		195	10.0
TOTAL		2	2	5	1	975	

DIAGRAMA

QUADRO DE DISTRIBUIÇÃO

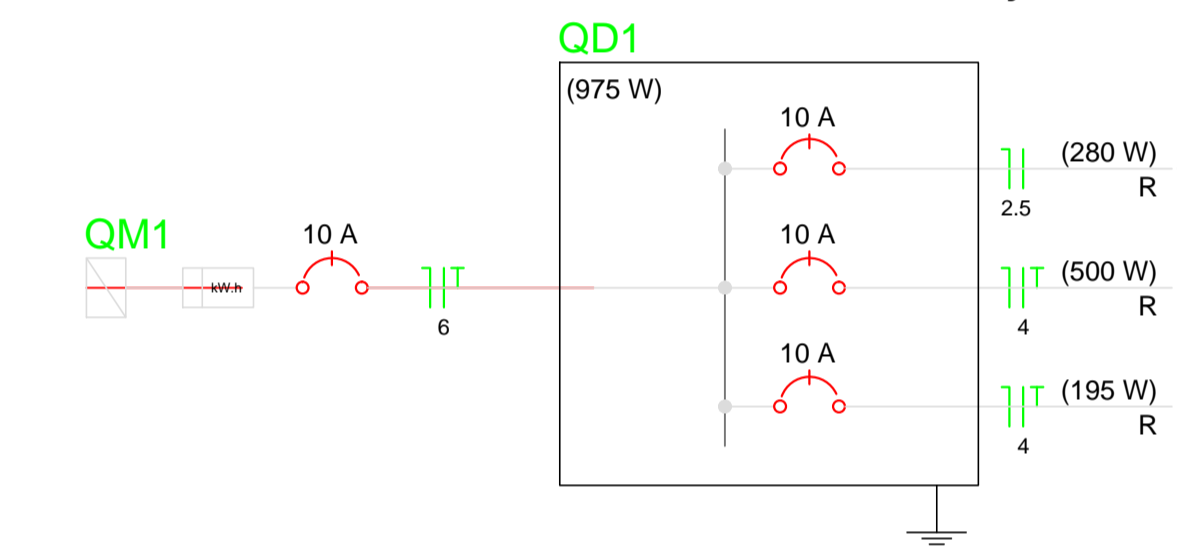

RELAÇÃO DE MATERIAIS

DESCRIÇÃO	QUANTIDADE
Adaptador para Caixa D'Água com Registro DN 25	02un
Joelho 90° Soldável 20mm	01un
Joelho 90° Soldável 25mm	08un
Joelho 90° Soldável com Bucha de Lata 20mm x 1/2"	01un
Joelho de Redução 90° Soldável 25mm x 20mm	01un
Registro de Gaveta Base 1/2"	01un
Termeira Bôta para Caixa D'Água 3/4"	01un
Tubo Soldável 20mm	2,00m
Tubo Soldável 25mm	6,20m

Legenda - Pontos de utilização

RG	Registro de Gaveta (Altura: 1.80m)
P	Pia (Altura: 0.60m)

PREFEITURA MUNICIPAL SANTA MARIA DA BOA VISTA
ADMINISTRAÇÃO: ELIANE COSTA

DISCRIMINAÇÃO: PROJETOS COMPLEMENTARES QUIOSQUES - ORLA

CONTEUDO: INSTALAÇÕES ELÉTRICAS, HIDROSSANITARIAS LOCAL: SANTA MARIA DA BOA VISTA - PE

ESCALA: INDICADAS DATA: JULHO 2015 PRANCHA: 02/03