


PLANTA BAIXA - COORDENADAS
 ESCALA 1/500

CONVENÇÕES

- CALÇADA
- MURO
- MURO DE ARRIMO
- CERCA
- MEIO-FIO
- EDIFICAÇÃO
- POSTE
- POSTE ALTA TENSÃO
- ÁRVORE
- TÓTEM
- PILAR
- TELEFONE PUBLICO
- POÇO ESGOTO
- CAIXA CELPE
- CAIXA TELEFONIA
- PARADA DE ONIBUS
- SEMÁFORO
- CAIXA DE DRENAGEM EXISTENTE
- GALERIA EXISTENTE

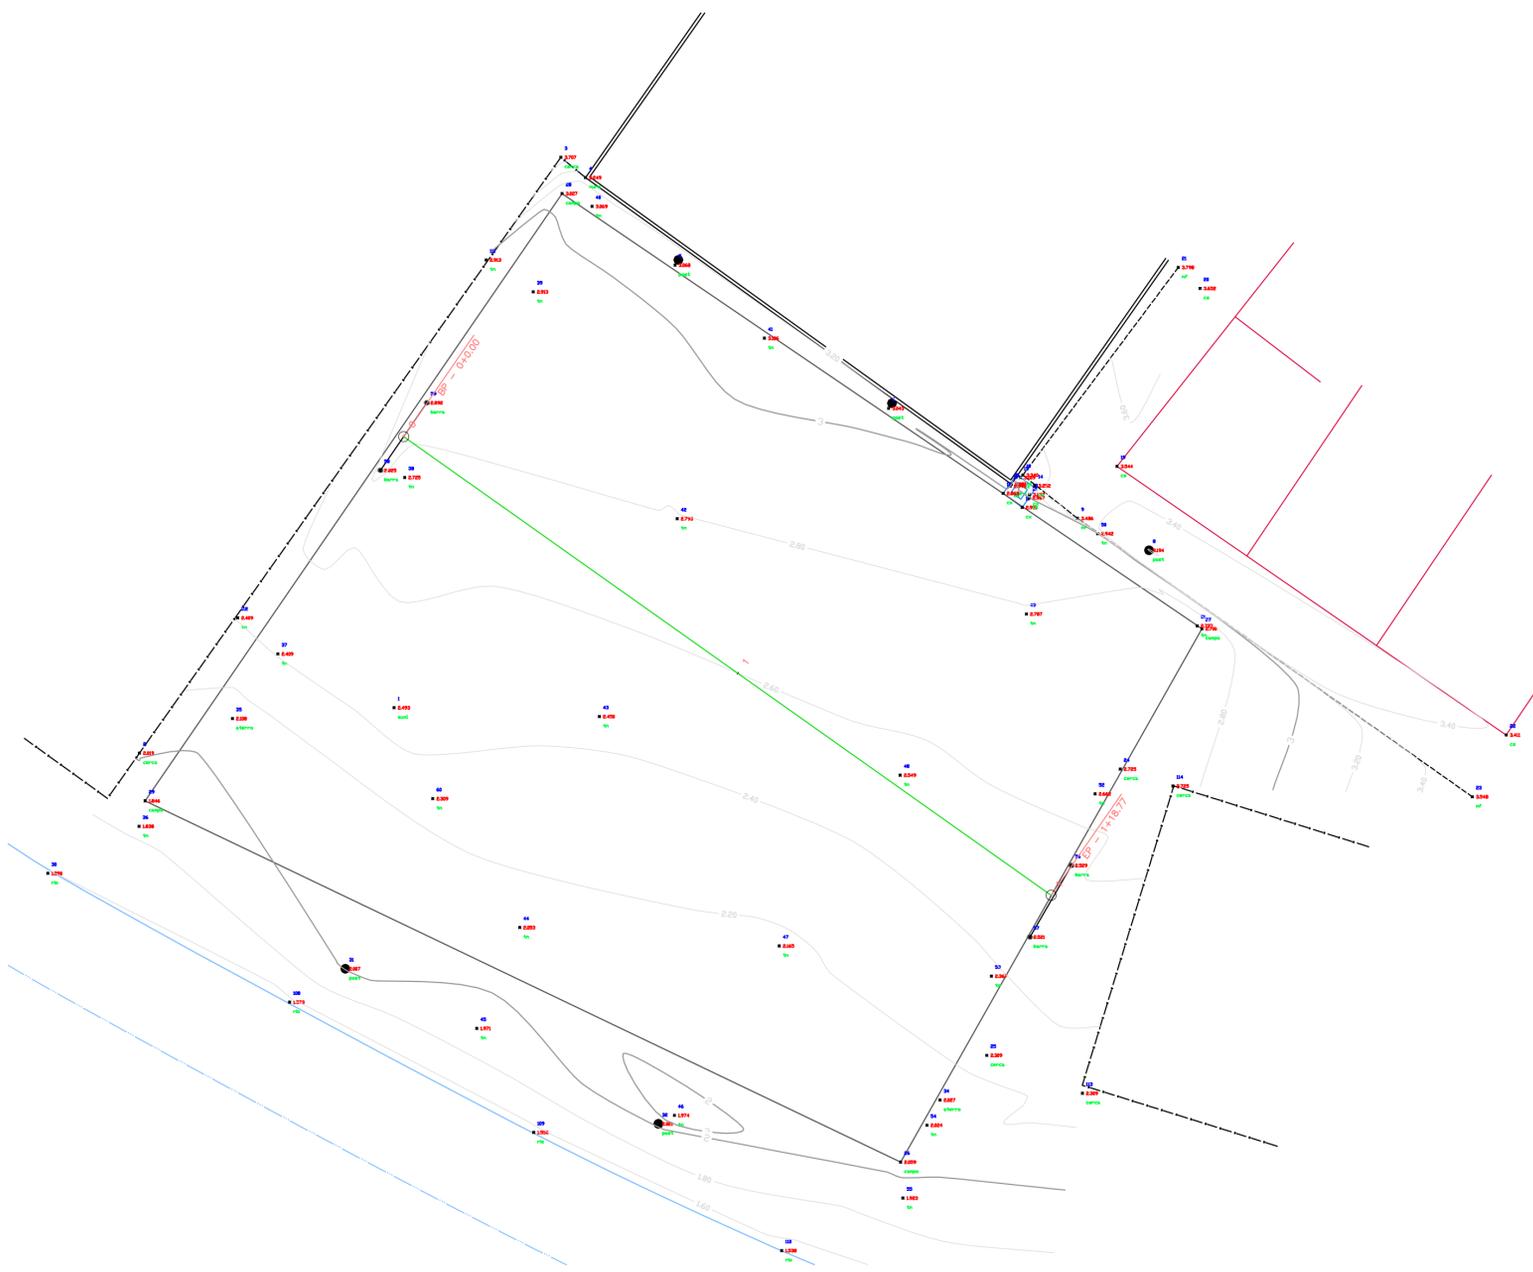

LEVANTAMENTO PLANIALTIMÉTRICO
 ESCALA 1/250

00	-	Emissão inicial	R00	19/03/2018
REVISÃO	REF.	DESCRIÇÃO	VERIF.	DATA
PROPRIETÁRIO				
RESPONSÁVEL TÉCNICO: MIGUEL GUSTAVO GOMES DE LIMA CREA 055990 PE				
CONTROLE INTERNO				

PROJETO
REQUALIFICAÇÃO DE CAMPOS DE VÁRZEA
 CAMPO DO ABDIAS - POÇO DA PANELA

CLIENTE

RECIFE
 PREFEITURA DA CIDADE
 GERALDO JULIO
 PREFEITO
 LUCIANO SIQUEIRA
 VICE-PREFEITO

PROJETO DE ARQUITETURA
 PLANTA BAIXA - COORDENADAS
 LEVANTAMENTO PLANIALTIMÉTRICO

FOLHA
ARQ03/04

ESCALA INDICADA METRO UNIDADE DO DESENHO PROJ_ARQ_CAMPO DO ABDIAS - POÇO PANELA_TOPOGRAFIA.dwg ARQUIVO

EQUIPE TÉCNICA
 Jairo Lima Filho | Arquiteto e Urbanista | CAU A 31789-6 PE E
 Érika Marcela | Engenheira Civil | CREA 47379 D/PE
 Júlia Bird | Arquiteta e Urbanista | CAU A 200090-3 PE E

ESTAGIÁRIOS
 Nathália Ferreira



ESTELLA SUZANA MATIAS RICARTE BRAGA | Arquiteta | CAU A 12717-5 PE
 HILDA WANDERLEY GOMES | Engenheira Civil | CREA 018554 D/PE
 LUIZ ANTÔNIO WANDERLEY NEVES FILHO | Arquiteto | CAU 36268-9 PE