



01 Planta baixa pavto térreo - ELÉTRICA  
Escala 1/700

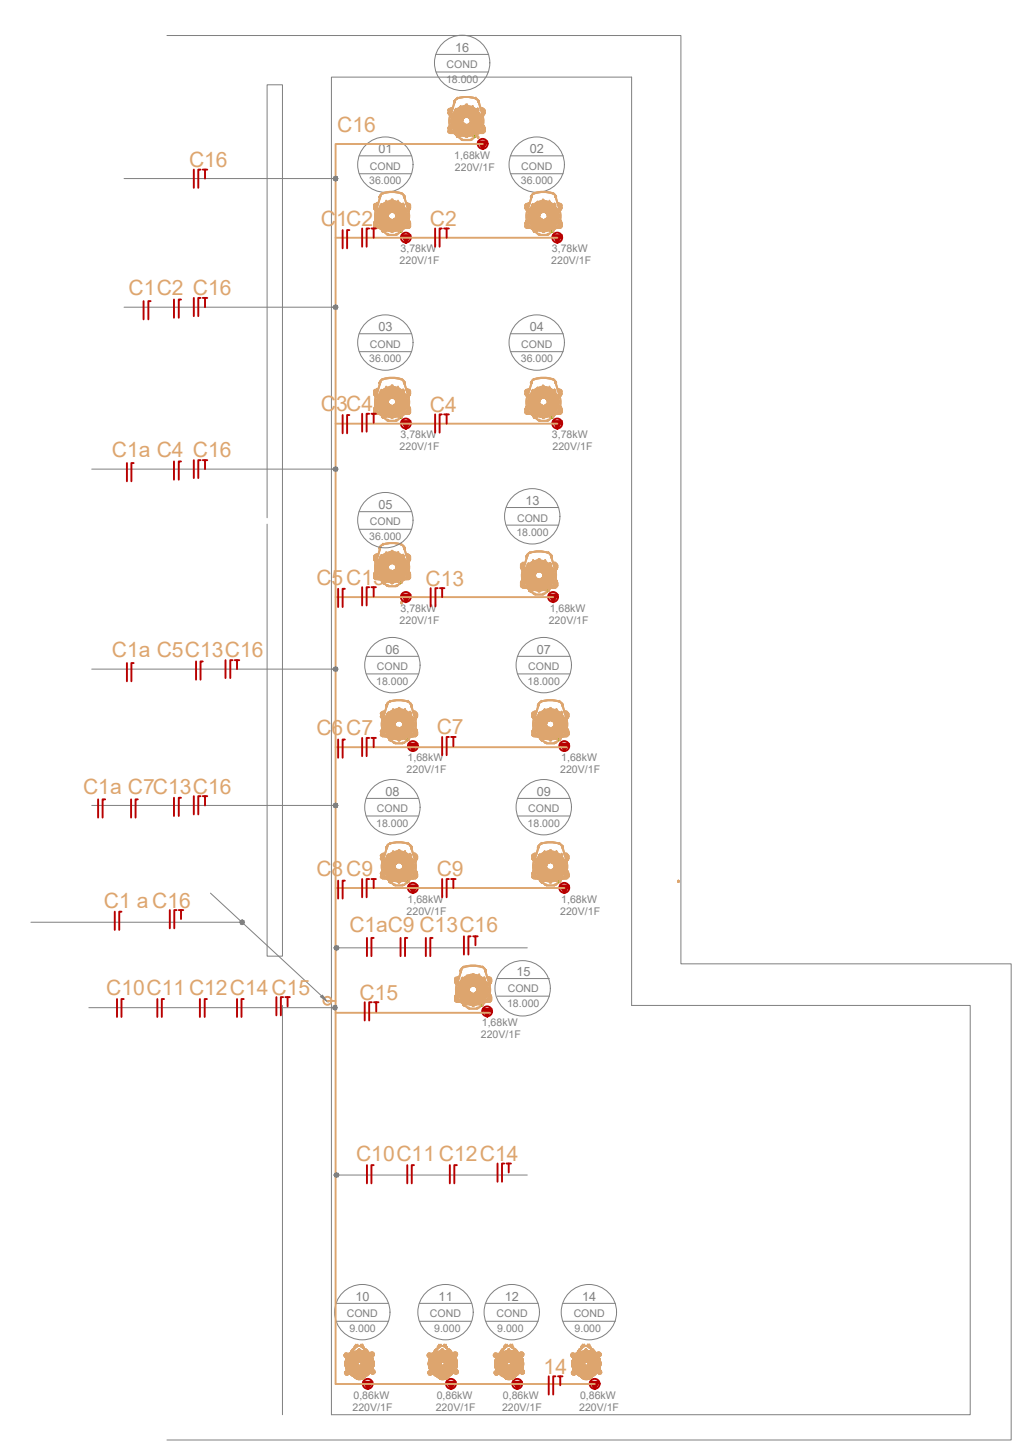

03 Planta baixa laje impermeabilizada - ELÉTRICA  
Escala 1/100

LEGENDA DE ELETRICA	
SIMBOLO	NOME / TIPO
	QUADRO DE DISTRIBUIÇÃO
	TOMADAS
	TOMADA DUPLA
	TOMADA DE TELEFONE
	TOMADA DE DADOS
	PONTO DE LUZ NA PAREDE
	PONTO DE LUZ NO TETO
	CAMPANHA
	TUBULAÇÃO DE PVC EMBUTIDA NO PISO OU PAREDE
	TUBULAÇÃO DE PVC SOBRE FORRO
	CABO PP
	TOMADA DE TV
	LUMINÁRIA DE EMERGENCIA
	PONTO DE LUZ NO CHÃO
	POSTE METÁLICO

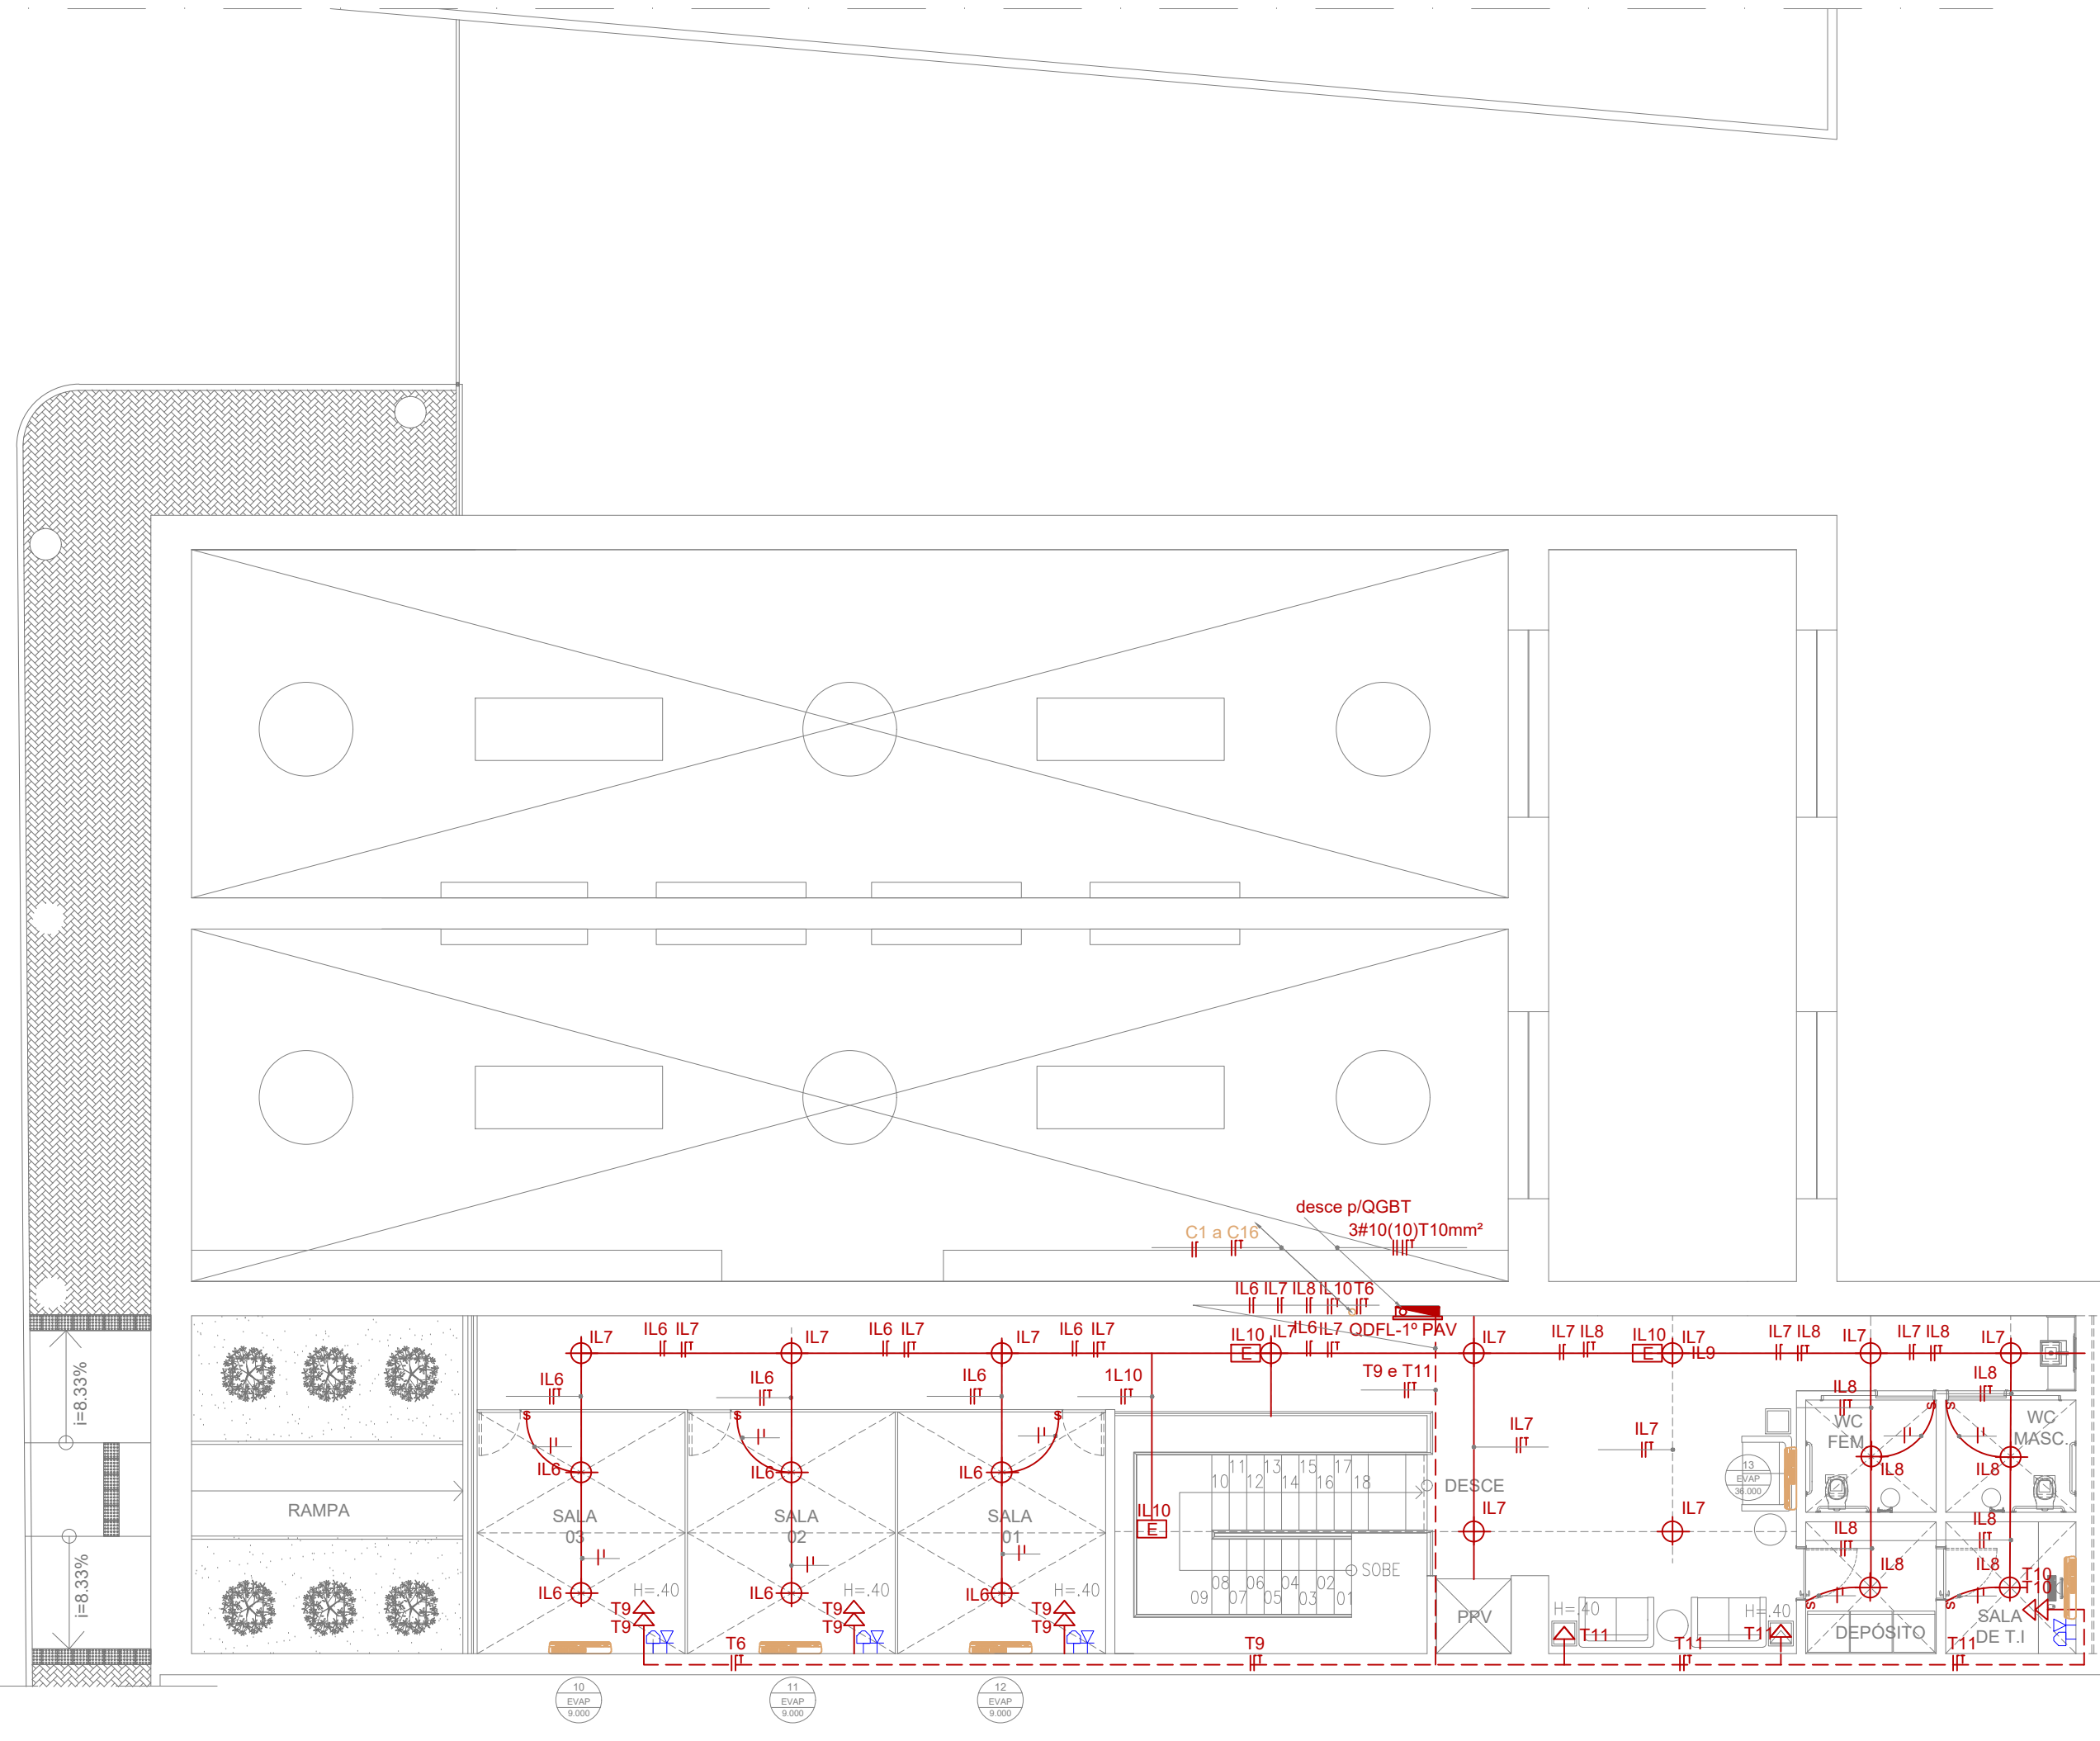

02 Planta baixa 1º pavto - ELÉTRICA  
Escala 1/700

01	AJUSTES	MAIO/2017	AJCP
00	EMISSÃO INICIAL	MAIO/2017	AJCP
		DATA	AUTOR
<b>ÁREAS</b>			
ÁREA TERRENO		723,91	m²
ÁREA CONSTRUÍDA PAVTO TÉRREO		529,56	m²
ÁREA CONSTRUÍDA PAVTO SUPERIOR		207,58	m²
ÁREA CONSTRUÍDA PAVTO SUBSOLO		28,35	m²
ÁREA CONSTRUÍDA TOTAL		765,49	m²
ÁREA DE COBERTA		529,56	m²
 AUTOR DO PROJETO: AIRTO JOSÉ CAZÉ PORTO CREA/PE-4069-D			
PROPRIETÁRIO: PREFEITURA DE LIMOEIRO			
RESPONSÁVEL TÉCNICO:			
TÍTULO DO PROJETO <b>ELE - EX - PLANTAS ELÉTRICAS</b>			
OBJETO	ESCALA 1:100 PROJETO DE ELÉTRICA DESENHO AJCP		
DESCRIÇÃO	PROJETO DE REFORMA DO MERCADO DE ARTESANATO E CONSTRUÇÃO DE UM BANHEIRO PÚBLICO SITUADA NA RUA SANTA CRUZ - CENTRO CEP 55.700-000 NO MUNICÍPIO DE LIMOEIRO		
CONTROLE DE PROJETOS	DATA MAIO / 2018		
APROVADO <input type="checkbox"/>	VISTO <input type="checkbox"/>		
OBRA	PREFEITURA DE LIMOEIRO		PRANCHA 01/03
DES.	EX / ELE		REVISÃO 02