


PLANTA GERAL DO TÉRREO
ESC: 1/200

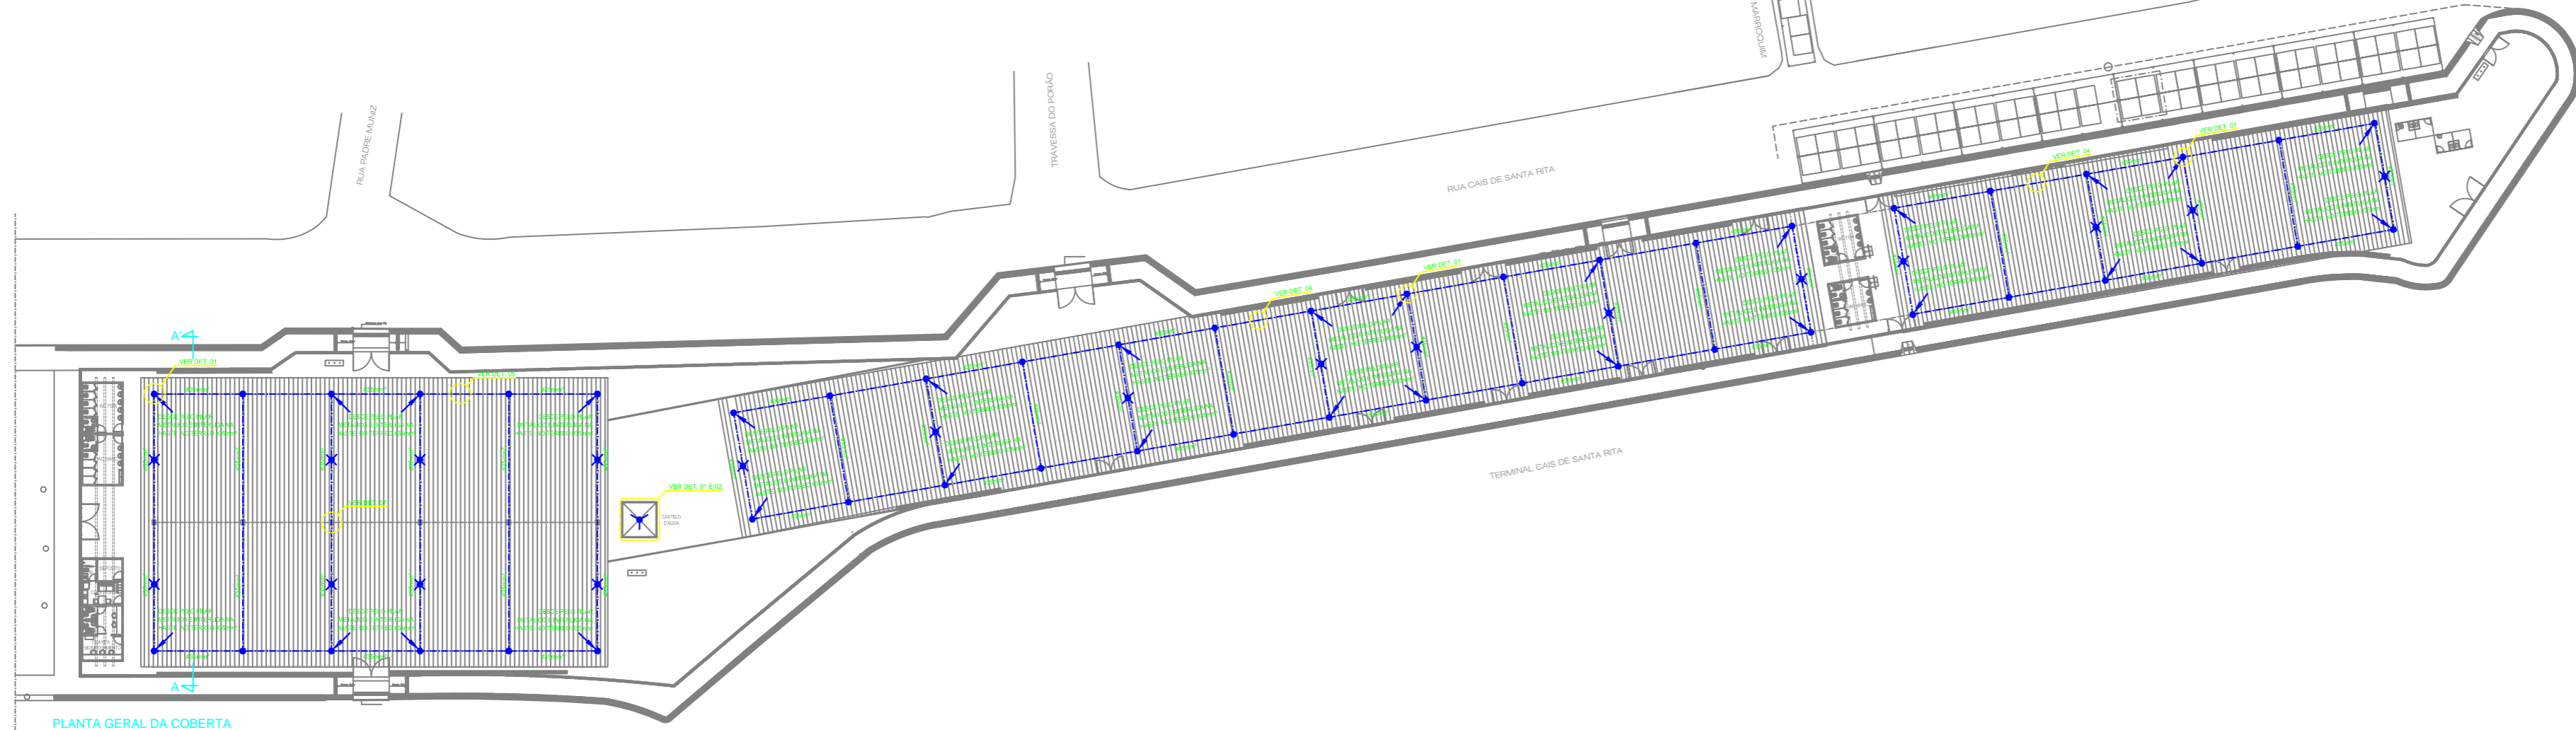

PLANTA GERAL DA COBERTA
ESC: 1/200

- LEGENDA:**
- CABO DE COBRE Nº 10/0,35V OU 10/0,35mm² PARA SPDA
 - CAIXA DE INSPEÇÃO COM HASTE DE ATERRAMENTO - Ø30x120x40
 - PARARÁNDOS
 - TERMINAL AÉREO COM BANDEIRA
 - SOLDA EXOTÉRMICA
 - INDICAÇÃO DE SPDA SUBINDO
 - INDICAÇÃO DE SPDA DESCENDO
- NOTAS:**
- 1- AS CONEXÕES DE ATERRAMENTO DEVEM SER EXECUTADAS COM SOLDA EXOTÉRMICA.
 - 2- A RESISTÊNCIA DA MALHA DE ATERRAMENTO NÃO DEVE SER SUPERIOR A 10 OHMS.
 - 3- TODAS AS PARTES METÁLICAS DEVEM SER ATERRADAS.
 - 4- PARA DETALHES VER DESENHO Nº 0202.

PROPRIETÁRIO:	
RESPONSÁVEL TÉCNICO: ARLENE MELO DA SILVA - CREA 23.186-0/PE	
INSTALAÇÕES ELÉTRICAS	
SPDA - Sistema de Proteção contra Descargas Atmosféricas	
DESCRIÇÃO: PÁTIO DE FEIRA LIVRE DO CAIS DE SANTA RITA Rua Martin Luther King, 925 - Casa do Apoio - Recife - PE	FRANQUIA: 01/02
PLANTA: PLANTA BAIXA - TÉRREO E COBERTA	ESCALA: 1 / 200
ARQUIVO: CSURB_FEIRA_Santa Rita_SPDA_Térreo e Coberta	DATA: JANEIRO / 2016
ESC. PLOTAGEM: 1 / 1	DIGITALIZAÇÃO: Jamisson Lemos
REV. DATA	DESCRIÇÃO
01	EMISSÃO INICIAL